


SITUACE DEŠŤOVÉ KANALIZACE

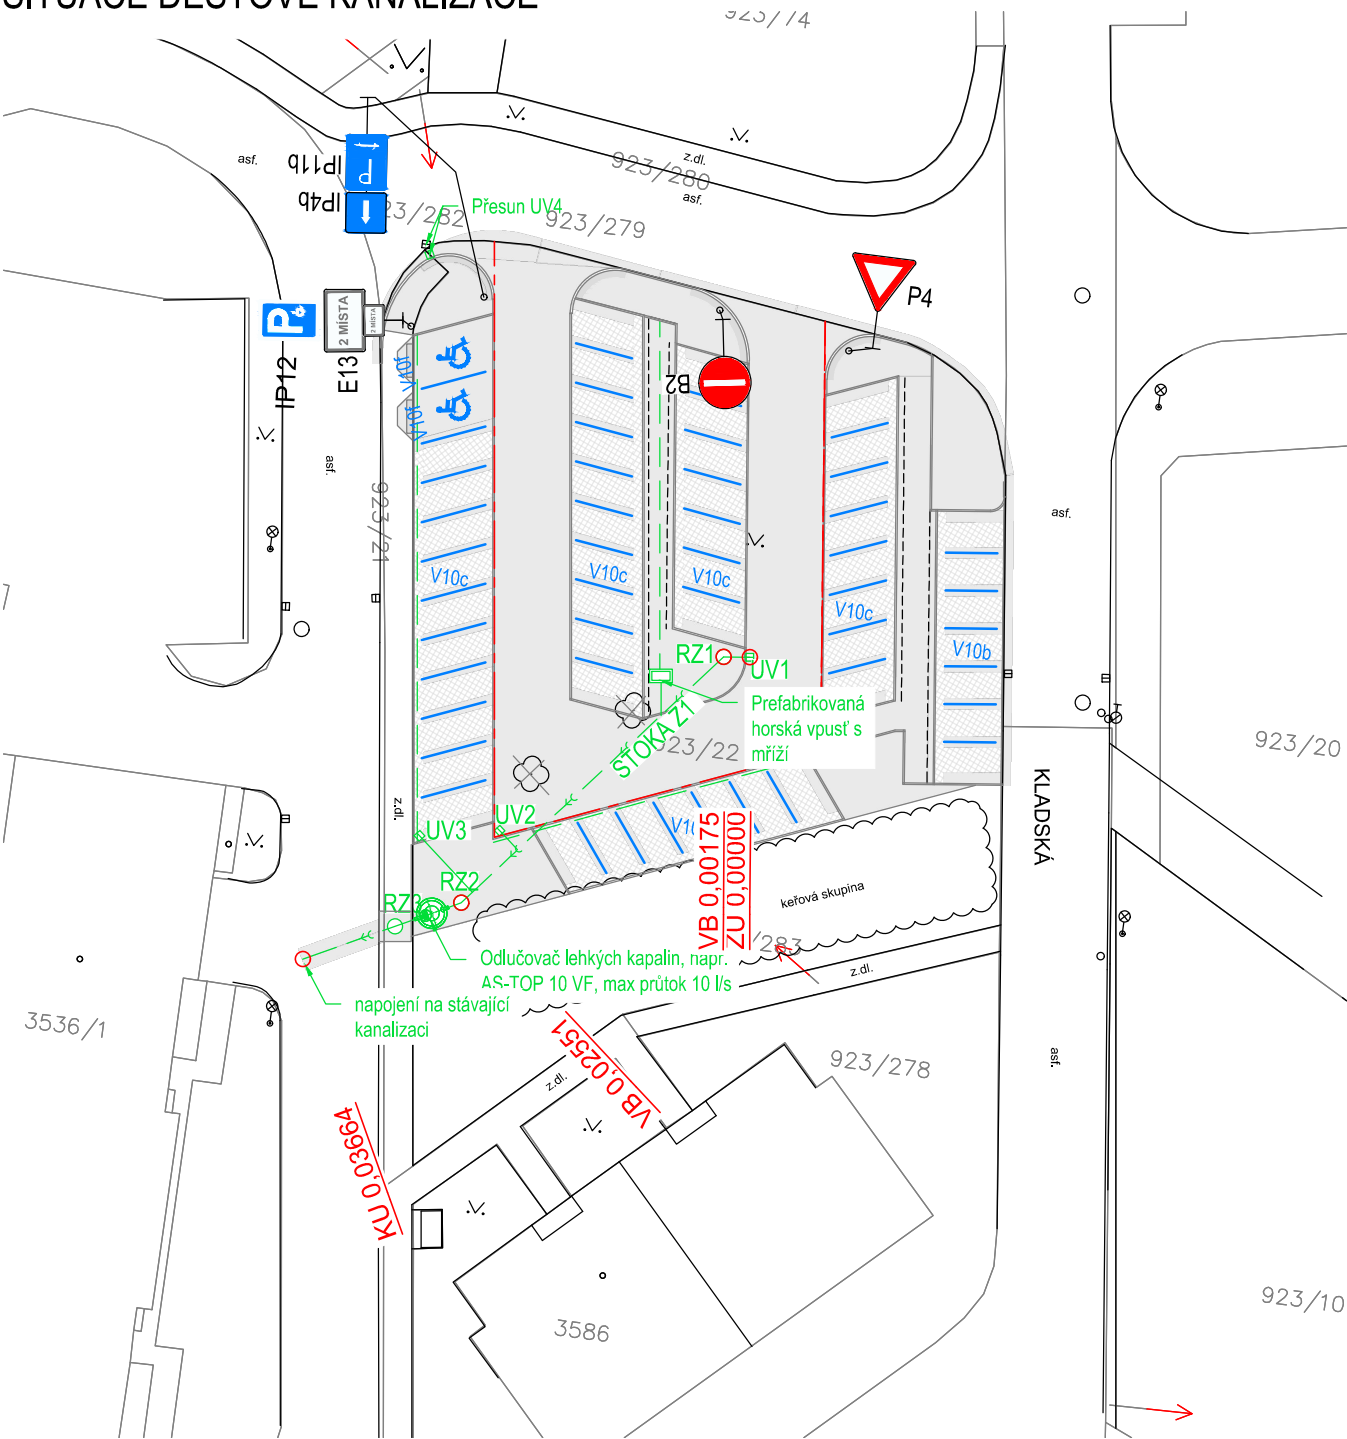

LEGENDA:

STAVEBNÍ ÚPRAVY

HRANY STAVBY

NOVÁ KANALIZACE DEŠŤOVÁ

LEGENDA ZAMĚŘENÍ:

katastr nemovitostí

zpevněná plocha, obruba, žlab, rozhraní ploch, stavby

ploty

povrchové inženýrské znaky

UV

strom bez rozlišení

sloup

dopravní značení

veřejné osvětlení

LEGENDA SÍTĚ:

SÍTĚ SDĚLOVACÍ

NN

VN

PLYN

KANALIZACE SPLAŠKOVÁ JEDNOTNÁ

VEŘEJNÉ OSV.

VODOVOD

POZNÁMKY:

1) Inženýrské sítě jsou zakresleny orientačně

DOPRAVNÍ ZNAČENÍ

nové

IP11c

MONTÁŽ SDZ

V10c

VODOROVNÉ DZ

D.1

SO 301

SOUŘADNICOVÝ S-JTSK, VÝŠKOVÝ SYSTÉM Bpv

Investor: Město Ústí nad Orlicí Sychrova 16 562 24 Ústí nad Orlicí IČ: 00279676		Stavba: Parkoviště Kladská, Ústí nad Orlicí		Projektant: Ing. Ondřej Kaplan	
Kraj: Pardubický		Obec: Ústí nad Orlicí		Vypracoval: Ing. Ondřej Kaplan	
Datum vydání: 02/2021		Stupeň: Společná dokumentace		Schválil: Ing. Ondřej Kaplan	
Hlavní projektant: IMARI spol. s.r.o Herdovská 935, 198 00 Praha imariprojekt@seznam.cz		SO/IO/PS.: ..		Č. zakázky: 21.01.13	
		Název přílohy: SITUACE TRUBNÍ VEDENÍ STOKA Z1		Paré č.:	Část:
		Form. A4:	Měřítko: 1:500	Příloha č.:	
				D.1.3	
				2	